

 
LEGENDA IMPIANTI ESISTENTI

CORPI ILLUMINANTI

MODELLI INDIVIDUATI	SIMBOLO	POTENZA
	1 LAMPADA A NEON	P = 4x18 W
	2 LAMPADA A LED	P = 4x18 W
	3 LAMPADA A NEON	P = 2x36 W
	4 LAMPADA A NEON	P = 2x18 W
	5 LAMPADA A NEON	P = 1x18 W

RADIATORI

SIMBOLO GRAFICO



QUADRI ELETTRICI

SIMBOLO GRAFICO

Q.E.

LINEE ELETTRICHE



Linea elettrica principale

CONDIZIONATORI


SIMBOLO GRAFICO

simat
mod. S-MW12-H0BN Marca e modello del climatizzatore


LOCALIZZATORE

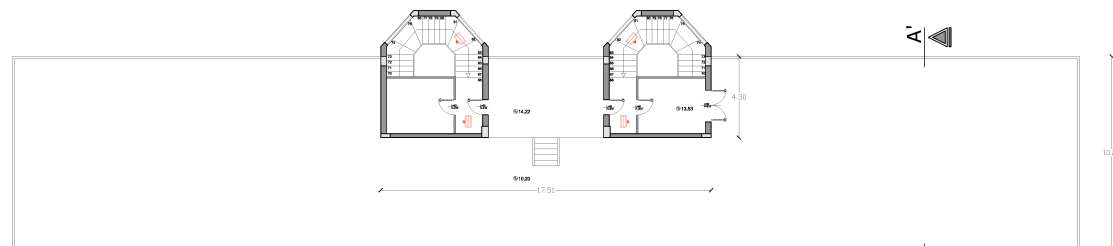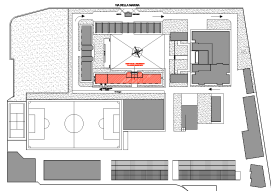


PIANTA COPERTURA

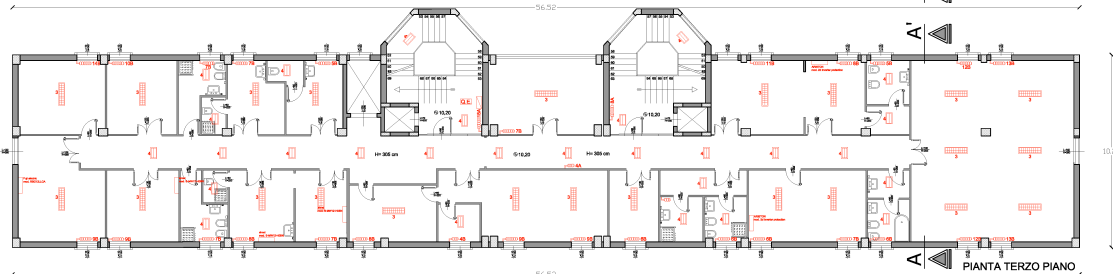


PIANTA TERZO PIANO

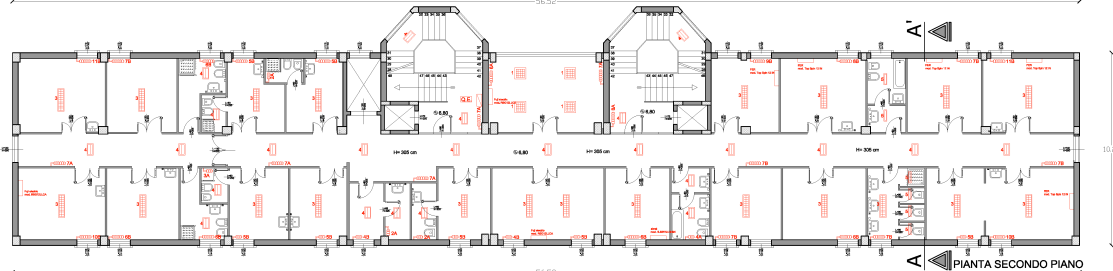

PIANTA SECONDO PIANO

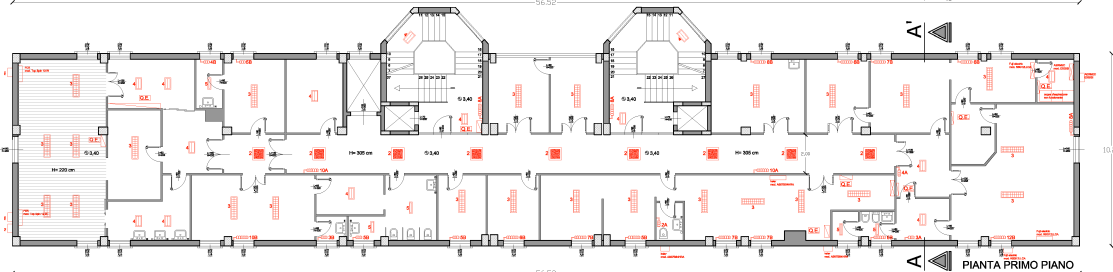

PIANTA PRIMO PIANO

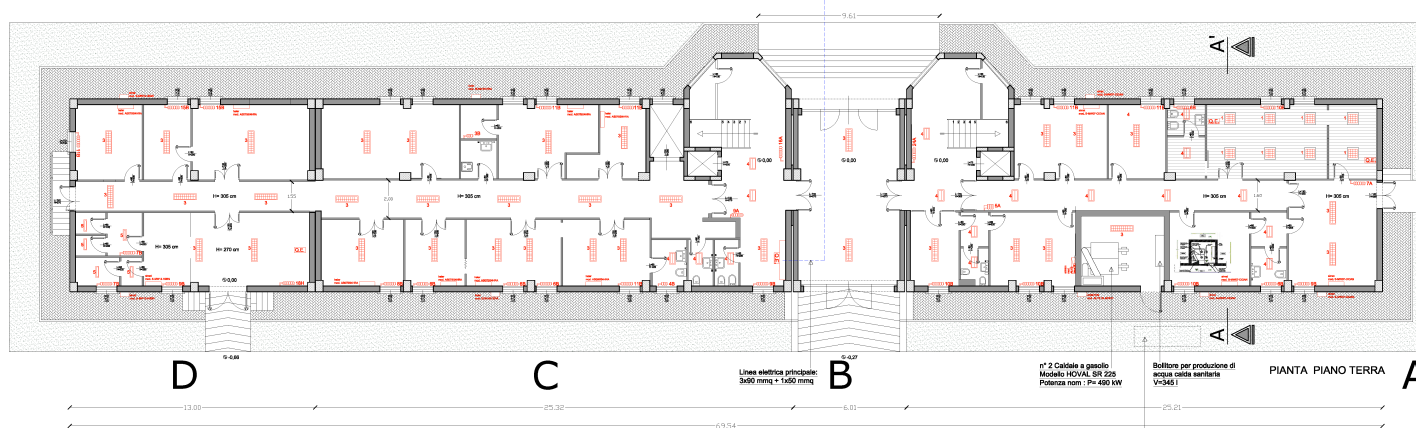

PIANTA PIANO TERRA



SEZIONE DEL GENIO MILITARE
PER LA M.M. SCUOLE DI ANCONA

PROGETTO DI FATTIBILITA' TECNICO-ECONOMICA

Oggetto:
RIQUALIFICAZIONE ENERGETICA
Palazzina Paolucci - Piano San Lazzaro - Ancona

ELABORATI GRAFICI

Tavola: **4.1.3**
Scala: **1:100**
STATO DI FATTO
IMPIANTI
(RISCALDAMENTO/ILLUMINAZIONE)

IL COMMITTENTE: MARICOM SCUOLE

IL PROGETTISTA: CC (GM/INF) DI MICHELE Michele

I COLLABORATORI: STV (GM/INF) PERCIBALLI Luigi
STV (GM/INF) FALCIA Alessandro
STV (GM/INF) TOMAUOLO Roberto

IL RESPONSABILE DEL PROCEDIMENTO: CF (GM/INF) PATRONO Andrea

Data redazione	Prima revisione	Seconda revisione	Terza revisione
Data	Descrizione revisione	Data	Descrizione revisione
08/05/2017			